


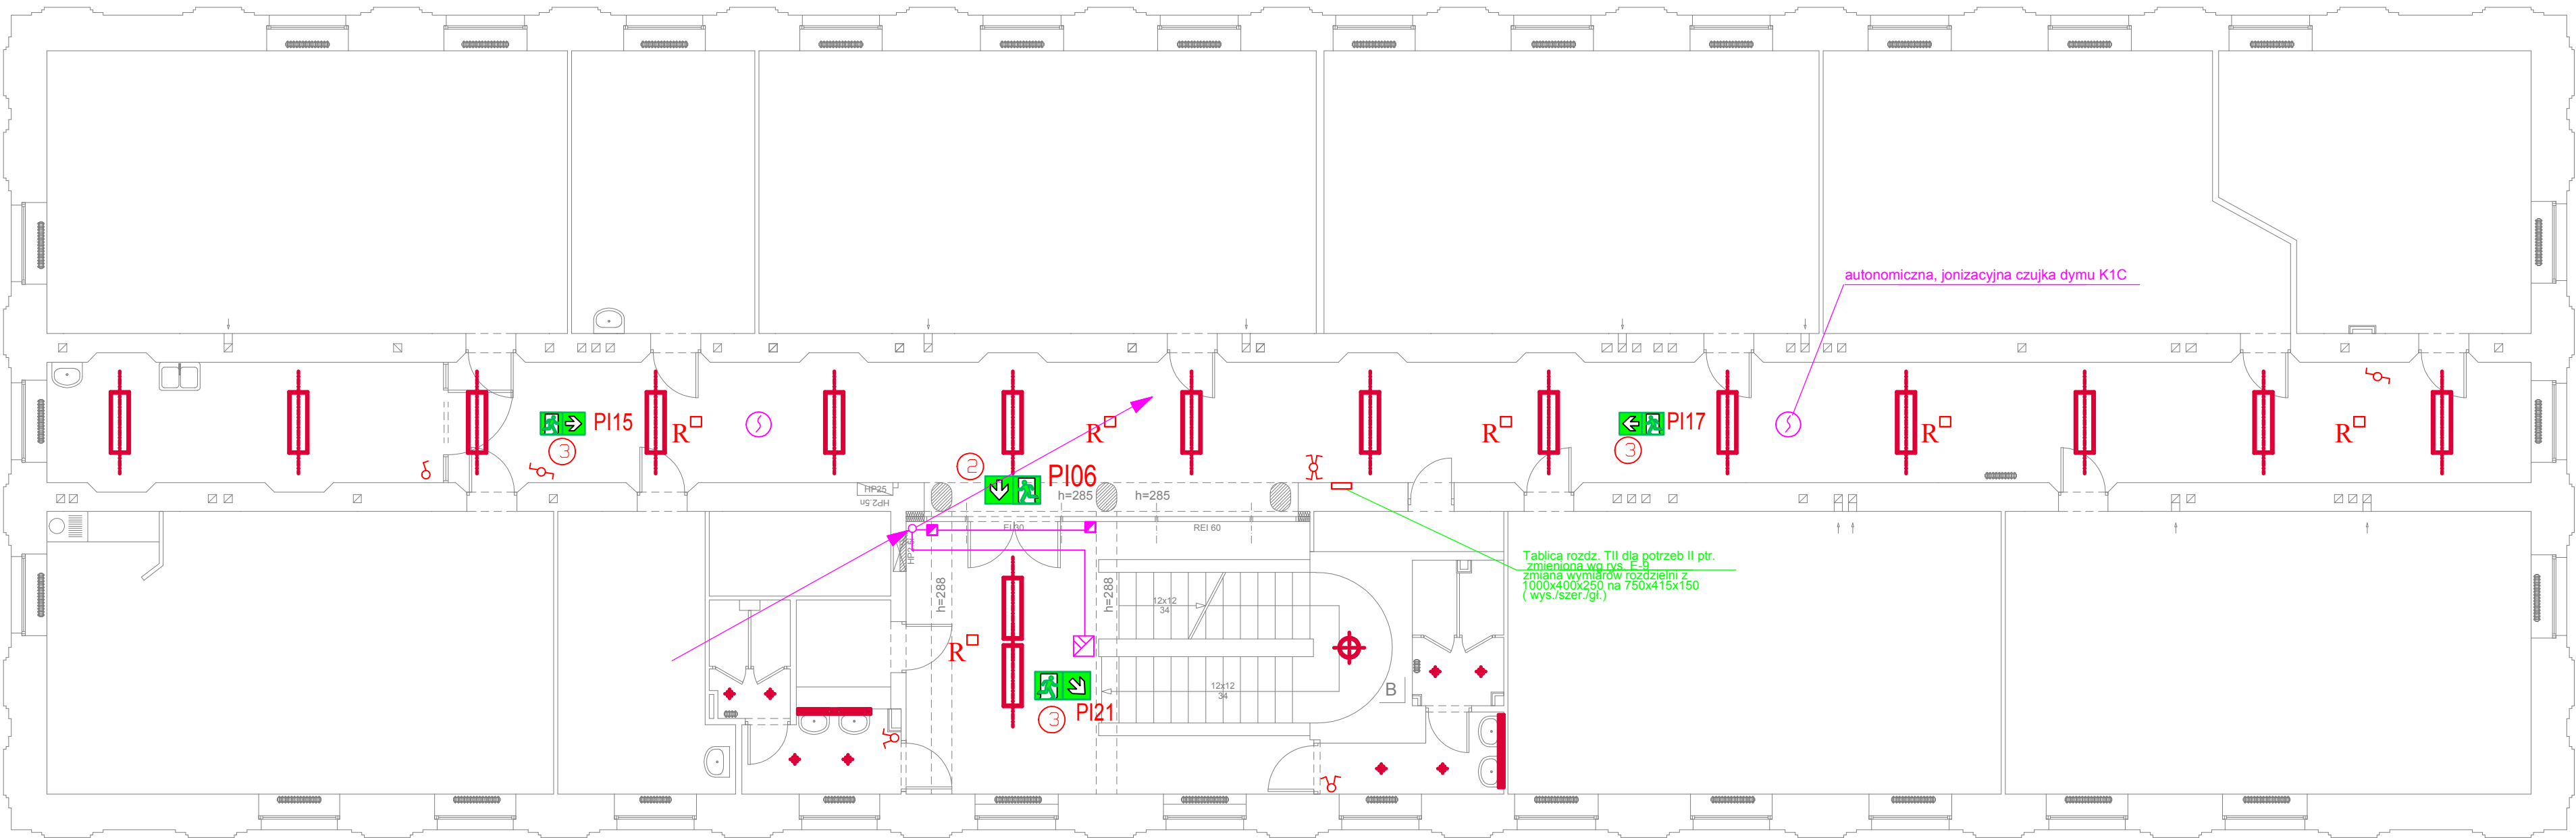

ZESTAWIENIE POWIERZCHNI

NR.	POMIESZCZENIE	POWIERZCHNIA
201	Pom.dla uczniów	16,8m ²
202	P.nauczycielski	54,9m ²
202A	Bufet	19,0m ²
203	Sala wykładowa 1	56,5m ²
204	Pokój .kierowników	19,9m ²
205	Sala wykładowa 2	60,6m ²
206	Sala wykładowa 3	53,7m ²
207	Sala wykładowa 4	45,6m ²
208	Prac.komputerowa	30,4m ²
209	Prac.1 pomocy	57,1m ²
210	Prac.terap.zaj.	53,6m ²
211	Magazyn	2,9m ²
212	Skrytka	3,1m ²
	Korytarz	102,9m ²
	Klatka schodowa	47,1m ²
	WC	9,6m ²
	WC	8,4m ²

OPRAWY PROJEKTOWANE

- Oprawa ośw. do stropu podwieszonego
OPRAWA OMQ32W7L3P (1197x297mm)
- Oprawa ośw. do stropu podwieszonego
OPRAWA OMQ13W7L3Y (300x300mm)
- profil naścienny PROFIMAX4 DIRECT LED M-PRM
l= 1424mm typ 10.4484.910.LED 5x650lm
- Oprawa nastopowa LUNIS R LED typ 2LR611DCOA31AE
1xLED 3000K

PROJEKTOWANE OPRAWY AWARYJNE

- PI03 **WYJŚCIE AWARYJNE** Oprawa oświetlenia awaryjnego CRYSTAL LED C 3H C6
z odpowiednim piktogramem
- PI17 Oprawa oświetlenia awaryjnego CRYSTAL LED DW C 3H C5
z odpowiednim piktogramem
- Oprawa oświetlenia awaryjnego zewnętrzna OUTDOOR-ODB 3x1W, 3h AT
- oprawa oświetlenia awaryjnego KWADRA ROAD P AT 2C LED3 w
wykonaniu podtynkowym

PI03	PI22
PI05	PI23
PI06	PI24
PI15	PI25
PI17	PI26
PI18	PI27
PI21	KOD: HYDRANT

UWAGI

- Instalacje elektryczne wewnętrzne (instalacja oświetlenia podstawowego i awaryjnego) wykonać przewodem kabelkowym, miedzianym typ YDY/750V
- Instalacje prowadzić pod tynkiem, na stropie podwieszonym.
- Przejęcia instalacji przez elementy wydzielenia pożarowego zabezpieczyć do wymaganej odporności ogniowej.
- Oprawy oświetlenia kierunkowego instalowana na ścianach, instalować na wys. +2,0 m od posadzki, lub wg ustaleń w trakcie realizacji prac.
- Instalacja oddymiania klatki schodowej zgodnie ze schematem rys. E-17

ari_DK1.jpg	Przedsiębiorstwo ARI sp. z o.o. e-mail: info@ari.com.pl ul. J.Kochanowskiego 4/8, 60-844 Poznań, tel./fax 061 820 85 93	
PBW	ELEKTRYCZNA	02/06/2016
STADIUM DOKUMENTACJI	BRANŻA	UMOWA NR
INWESTOR: ZAMAWIAJĄCY:	WIELKOPOLSKIE SAMORZĄDOWE CENTRUM KSZTAŁCENIA ZAWODOWEGO I USTAWICZNEGO NR 1 W POZNANIU UL.SZAMARZEWSKIEGO 99 POZNAŃ 60-568	
OBIEKT:	BUDYNEK WIELKOPOLSKIEGO SAMORZĄDOWEGO CENTRUM KSZTAŁCENIA ZAWODOWEGO I USTAWICZNEGO NR 1 W POZNANIU UL.SZAMARZEWSKIEGO 99 POZNAŃ 60-568	
TEMAT:	PROJEKT WYDZIELENIA STREF PRZECIWPÓŻAROWYCH I DOSTOSOWANIE BUDYNKU DO WYMAGAŃ OCHRONY PRZECIWPÓŻAROWEJ W WSKZŹIU nr1 w POZNANIU. RZUT II PIĘTRA - SKALA 1:100 INSTALACJE ELEKTRYCZNE WEWNĘTRZNE INSTALACJA ODDYMIANIA KLATKI SCHODOWEJ	RYS NR: E-4 DATA: 10.2016
PROJEKTOWAŁ:	KAZIMIERZ NOWICKI	532/87/Pw
OPRACOWAŁ:	mgr inż.JOLANTA ŚNIEDZIEWSKA	
SPRAWDZIŁ:	mgr inż. GRZEGORZ WITOSŁAWSKI	71/PW/92
GL. PROJEKTANT:	dr inż. arch. EUGENIUSZ SKRZYPCZAK	244/84/PW
IMIĘ I NAZWISKO - UPRAWNIENIA NR		PODPIS
PROJEKT JEST CHRONIONY PRAWEM AUTORSKIM - ustawa z dnia 4 lutego 1994 o prawie autorskim i prawach pokrewnych (Dz.U. z 1994 Nr 24 poz. 83 z późniejszymi zmianami).		